


Stavebník: Ing. Richard Dolejš, Iva Dolejšová, K Vodárnám 525, 252 29 Karlík		
Místo stavby: parcel.č. 1408/48, k.ú. Karlík		
Projektant: Ing. Miroslava Neubertová, 252 29 Dobřichovice 803 ICO 10213996, AI.č.0001192		
Stavba: SO1 - RODINNÝ DŮM SO2 - OPLOCENÍ, SO3 - PŘÍPOJKY, SO4 - VJEZD	Datum: 11/2017	
	Stupeň: ohlášená stavby	
	Zak.č. 13/2017	
Obsah výkresu:	Měřítko: 1 : 200	Č. výkresu: C 1
SITUACE		

Souřadnicový systém JTSK
Výškový systém BPV
Vypracoval Ing. Zdeněk Havlík, 07/2017



	KABELOVÉ PŘÍPOJENÍ OBJEKTU		NOVÉ STAVBY
	KANALIZAČNÍ ŘÁD		ZPEVNĚNÉ PLOCHY
	VODOVODNÍ ŘÁD		KATASTRÁLNÍ HRANICE POZEMKU
	KANALIZAČNÍ PŘÍPOJKA		OPLOCENÍ
	VODOVODNÍ PŘÍPOJKA		
	STÁVAJÍCÍ OBJEKTY		

LEGENDA:

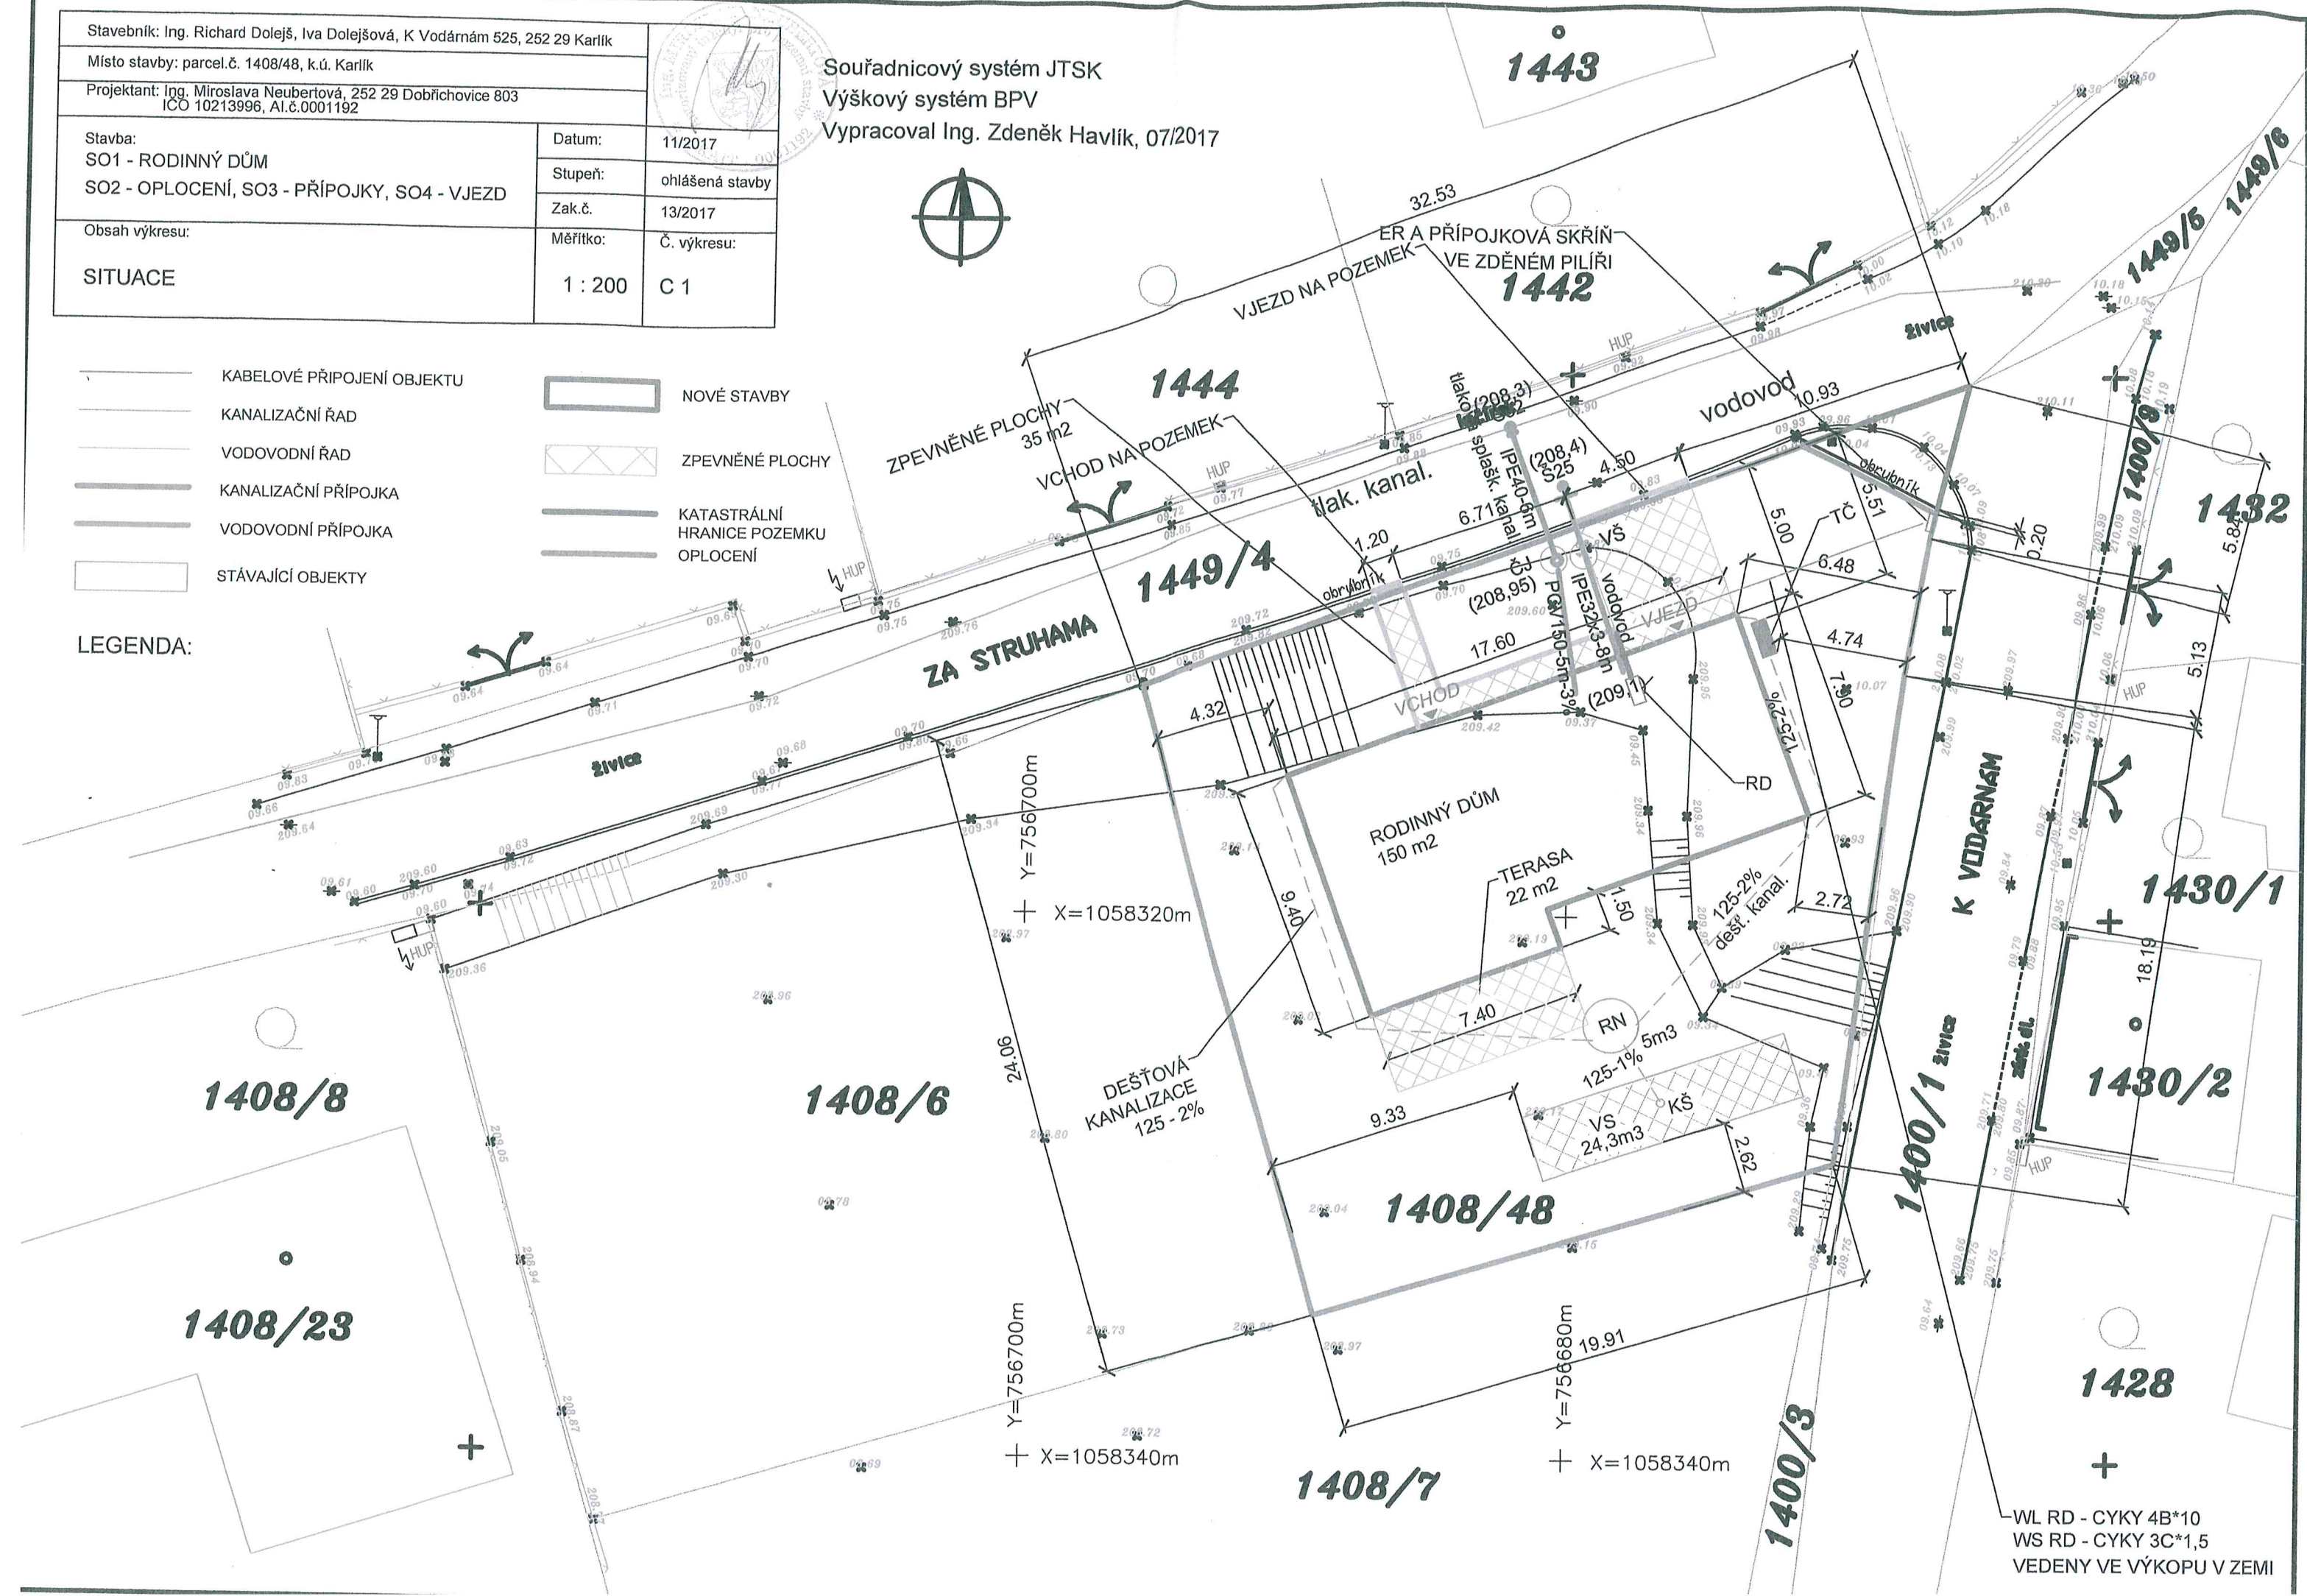

WL RD - CYKY 4B*10
WS RD - CYKY 3C*1,5
VEDENY VE VÝKOPU V ZEMI