


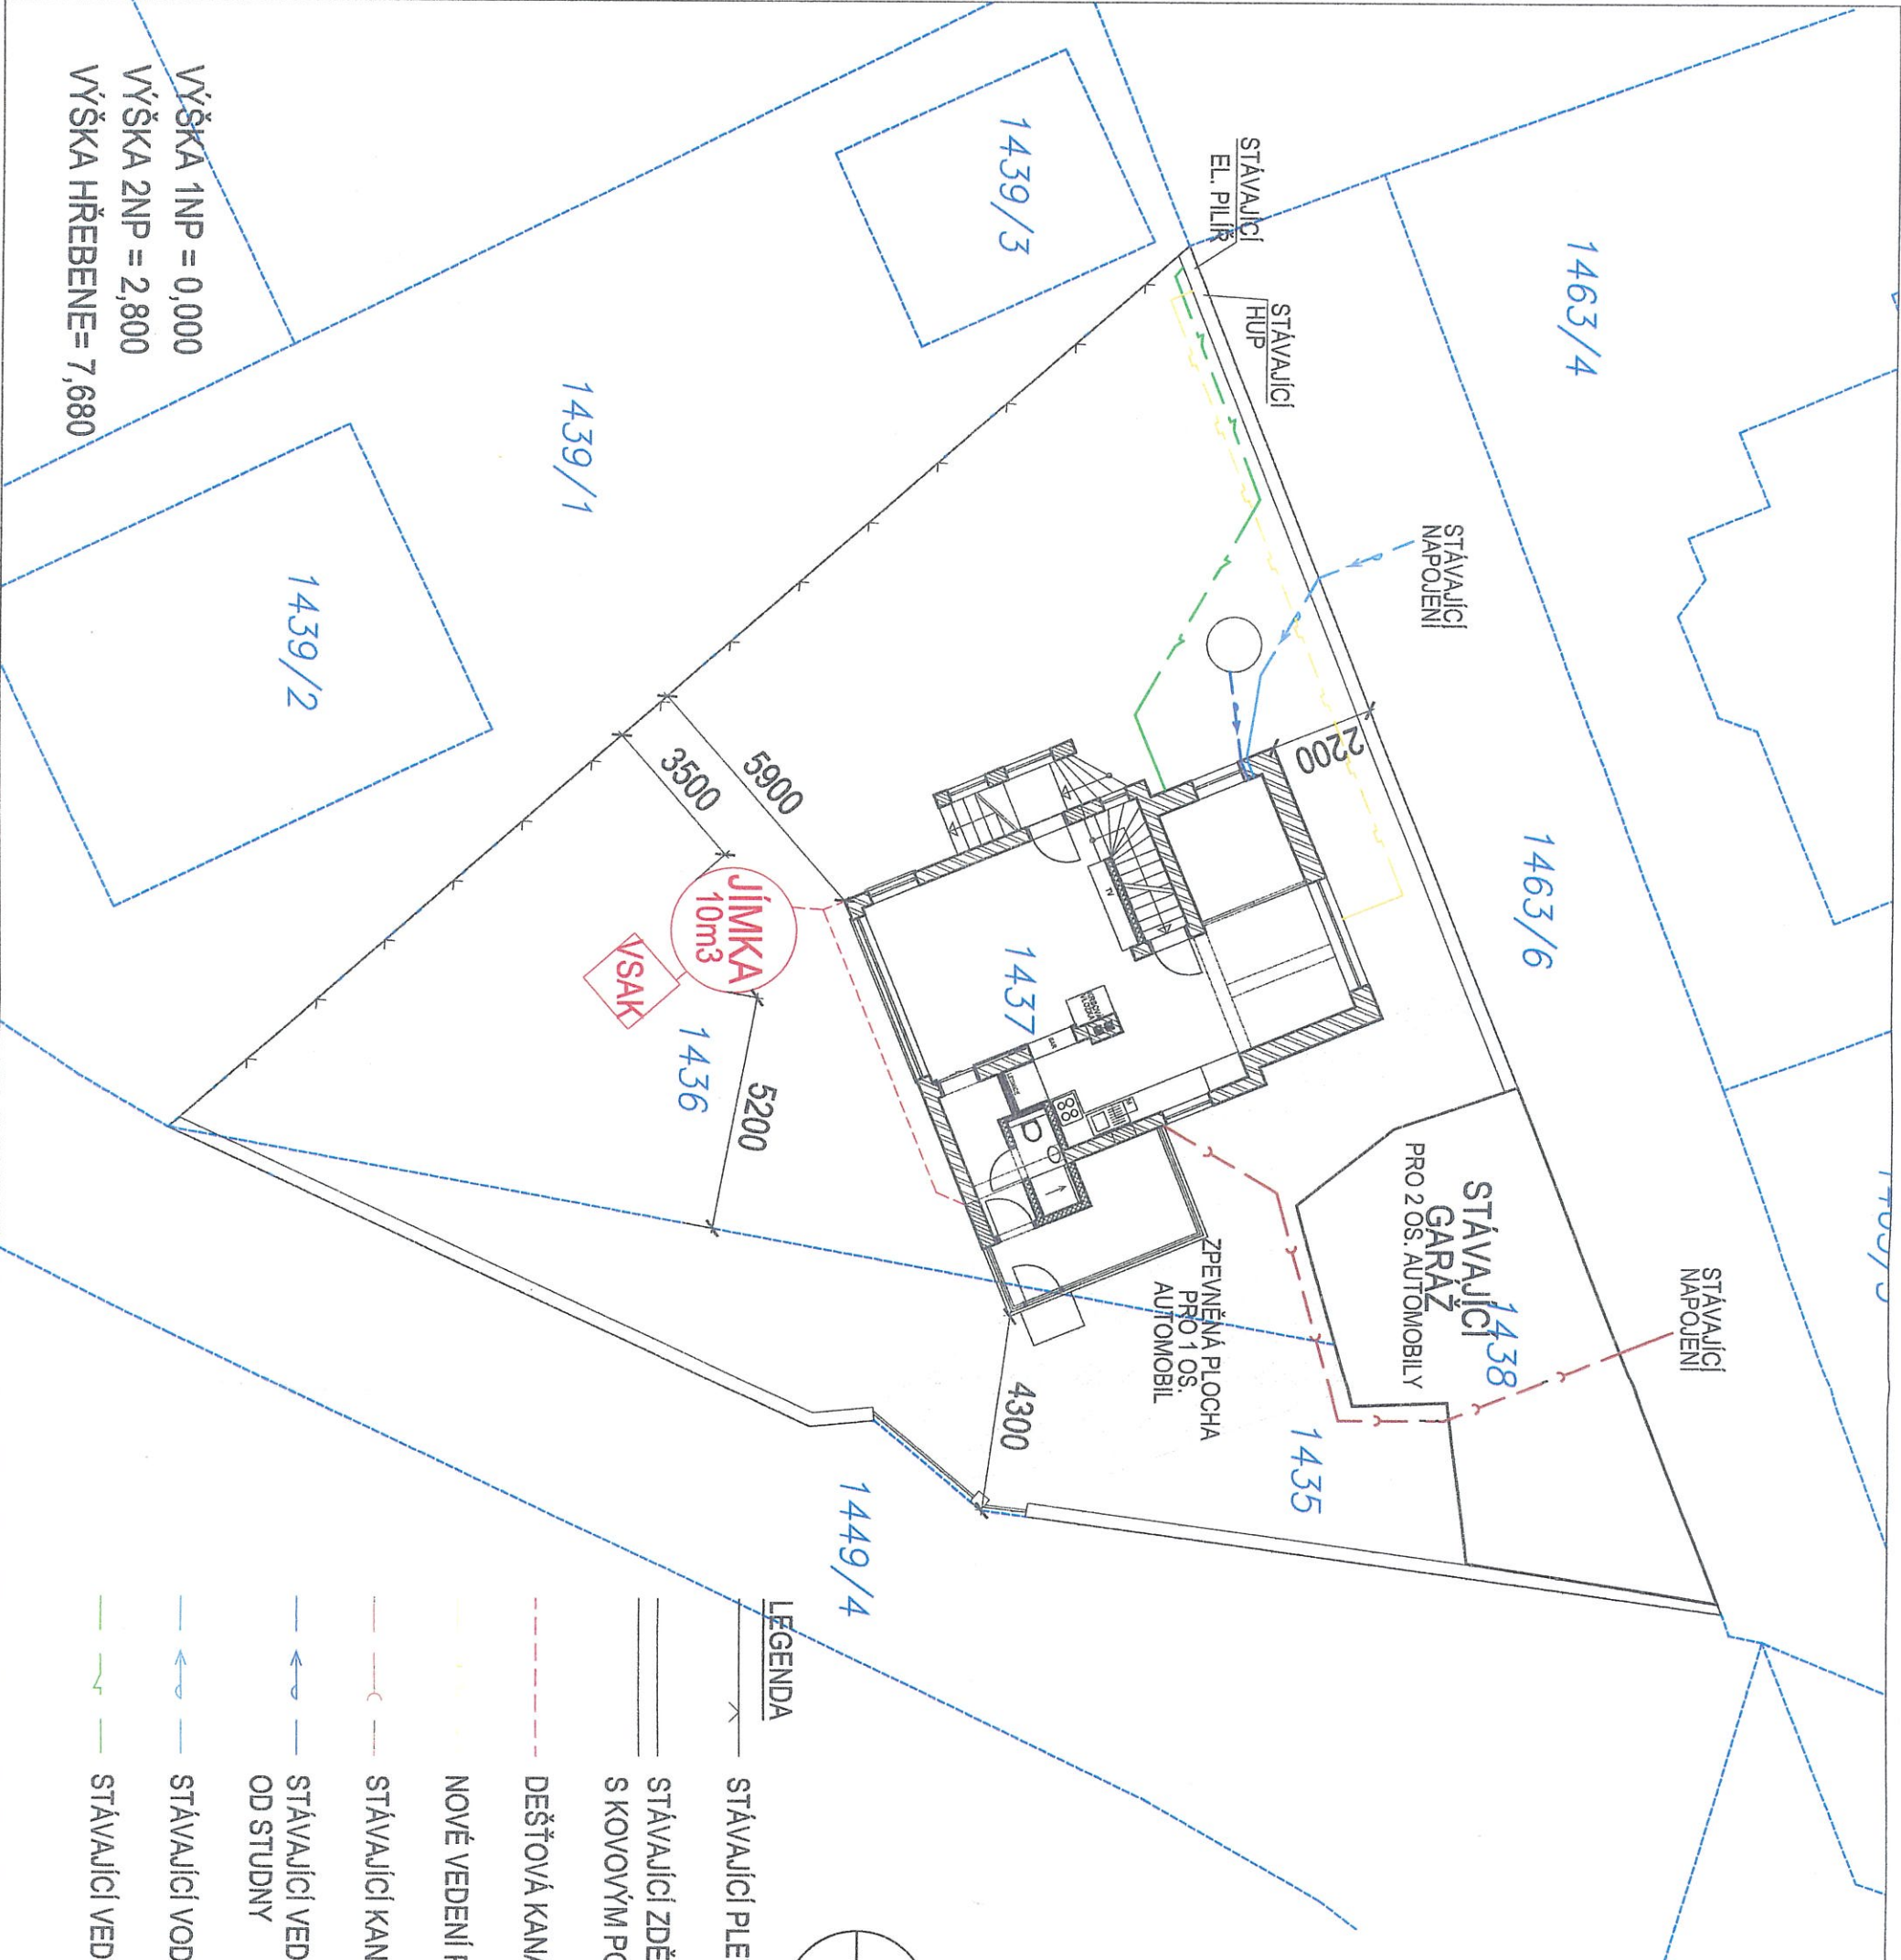

- LEGENDA**
- STÁVAJÍCÍ PLETIVOVÉ OPLOCENÍ
 - STÁVAJÍCÍ ZDĚNNÉ OPLOCENÍ S KOVOVÝM POLEM
 - DEŠŤOVÁ KANALIZACE
 - NOVÉ VEDENÍ PLYNU
 - STÁVAJÍCÍ KANALIZAČNÍ PŘÍPOJKA
 - STÁVAJÍCÍ VEDENÍ VODOVODU OD STUDNY
 - STÁVAJÍCÍ VODOVODNÍ PŘÍPOJKA
 - STÁVAJÍCÍ VEDENÍ ELEKTRO

PROJEKT		Ing. DAVID MAJER	
Lukáš Tlaskal		Ing. David Majer	
tel.: +420 724 187 947		691002189	
e-mail: tlaskal@gmail.com		Ing. David Majer	
Datum/Date:		08/2020	
Čís. zakázky/Job No.:		01_04_2013	
Stupeň/Stage:		DUR+DSP	
Où/Local authority:		Karlík	
MÚ/City authority:		Dobruška	
Objednatel/Client:		M. Tlaskal	
Akce/Project:		Nástavba a stavební úpravy rodinného domu, K Vodárnám 241, Karlík	
Profese/Profession:		Situční výkresy	
Název/Title:		Koordinační situace	
Zodp. projektant/Responsible designer:		Ing. David Majer	
HIP/Project manager:		Lukáš Tlaskal	
Návrh, vypracoval/Elaborated by:		Lukáš Tlaskal	
Měřítko/Scale:		1:150	
Výkres č./DWG No.:		C.3	